




PLANTA IMPLANTAÇÃO
ESC: 1:75

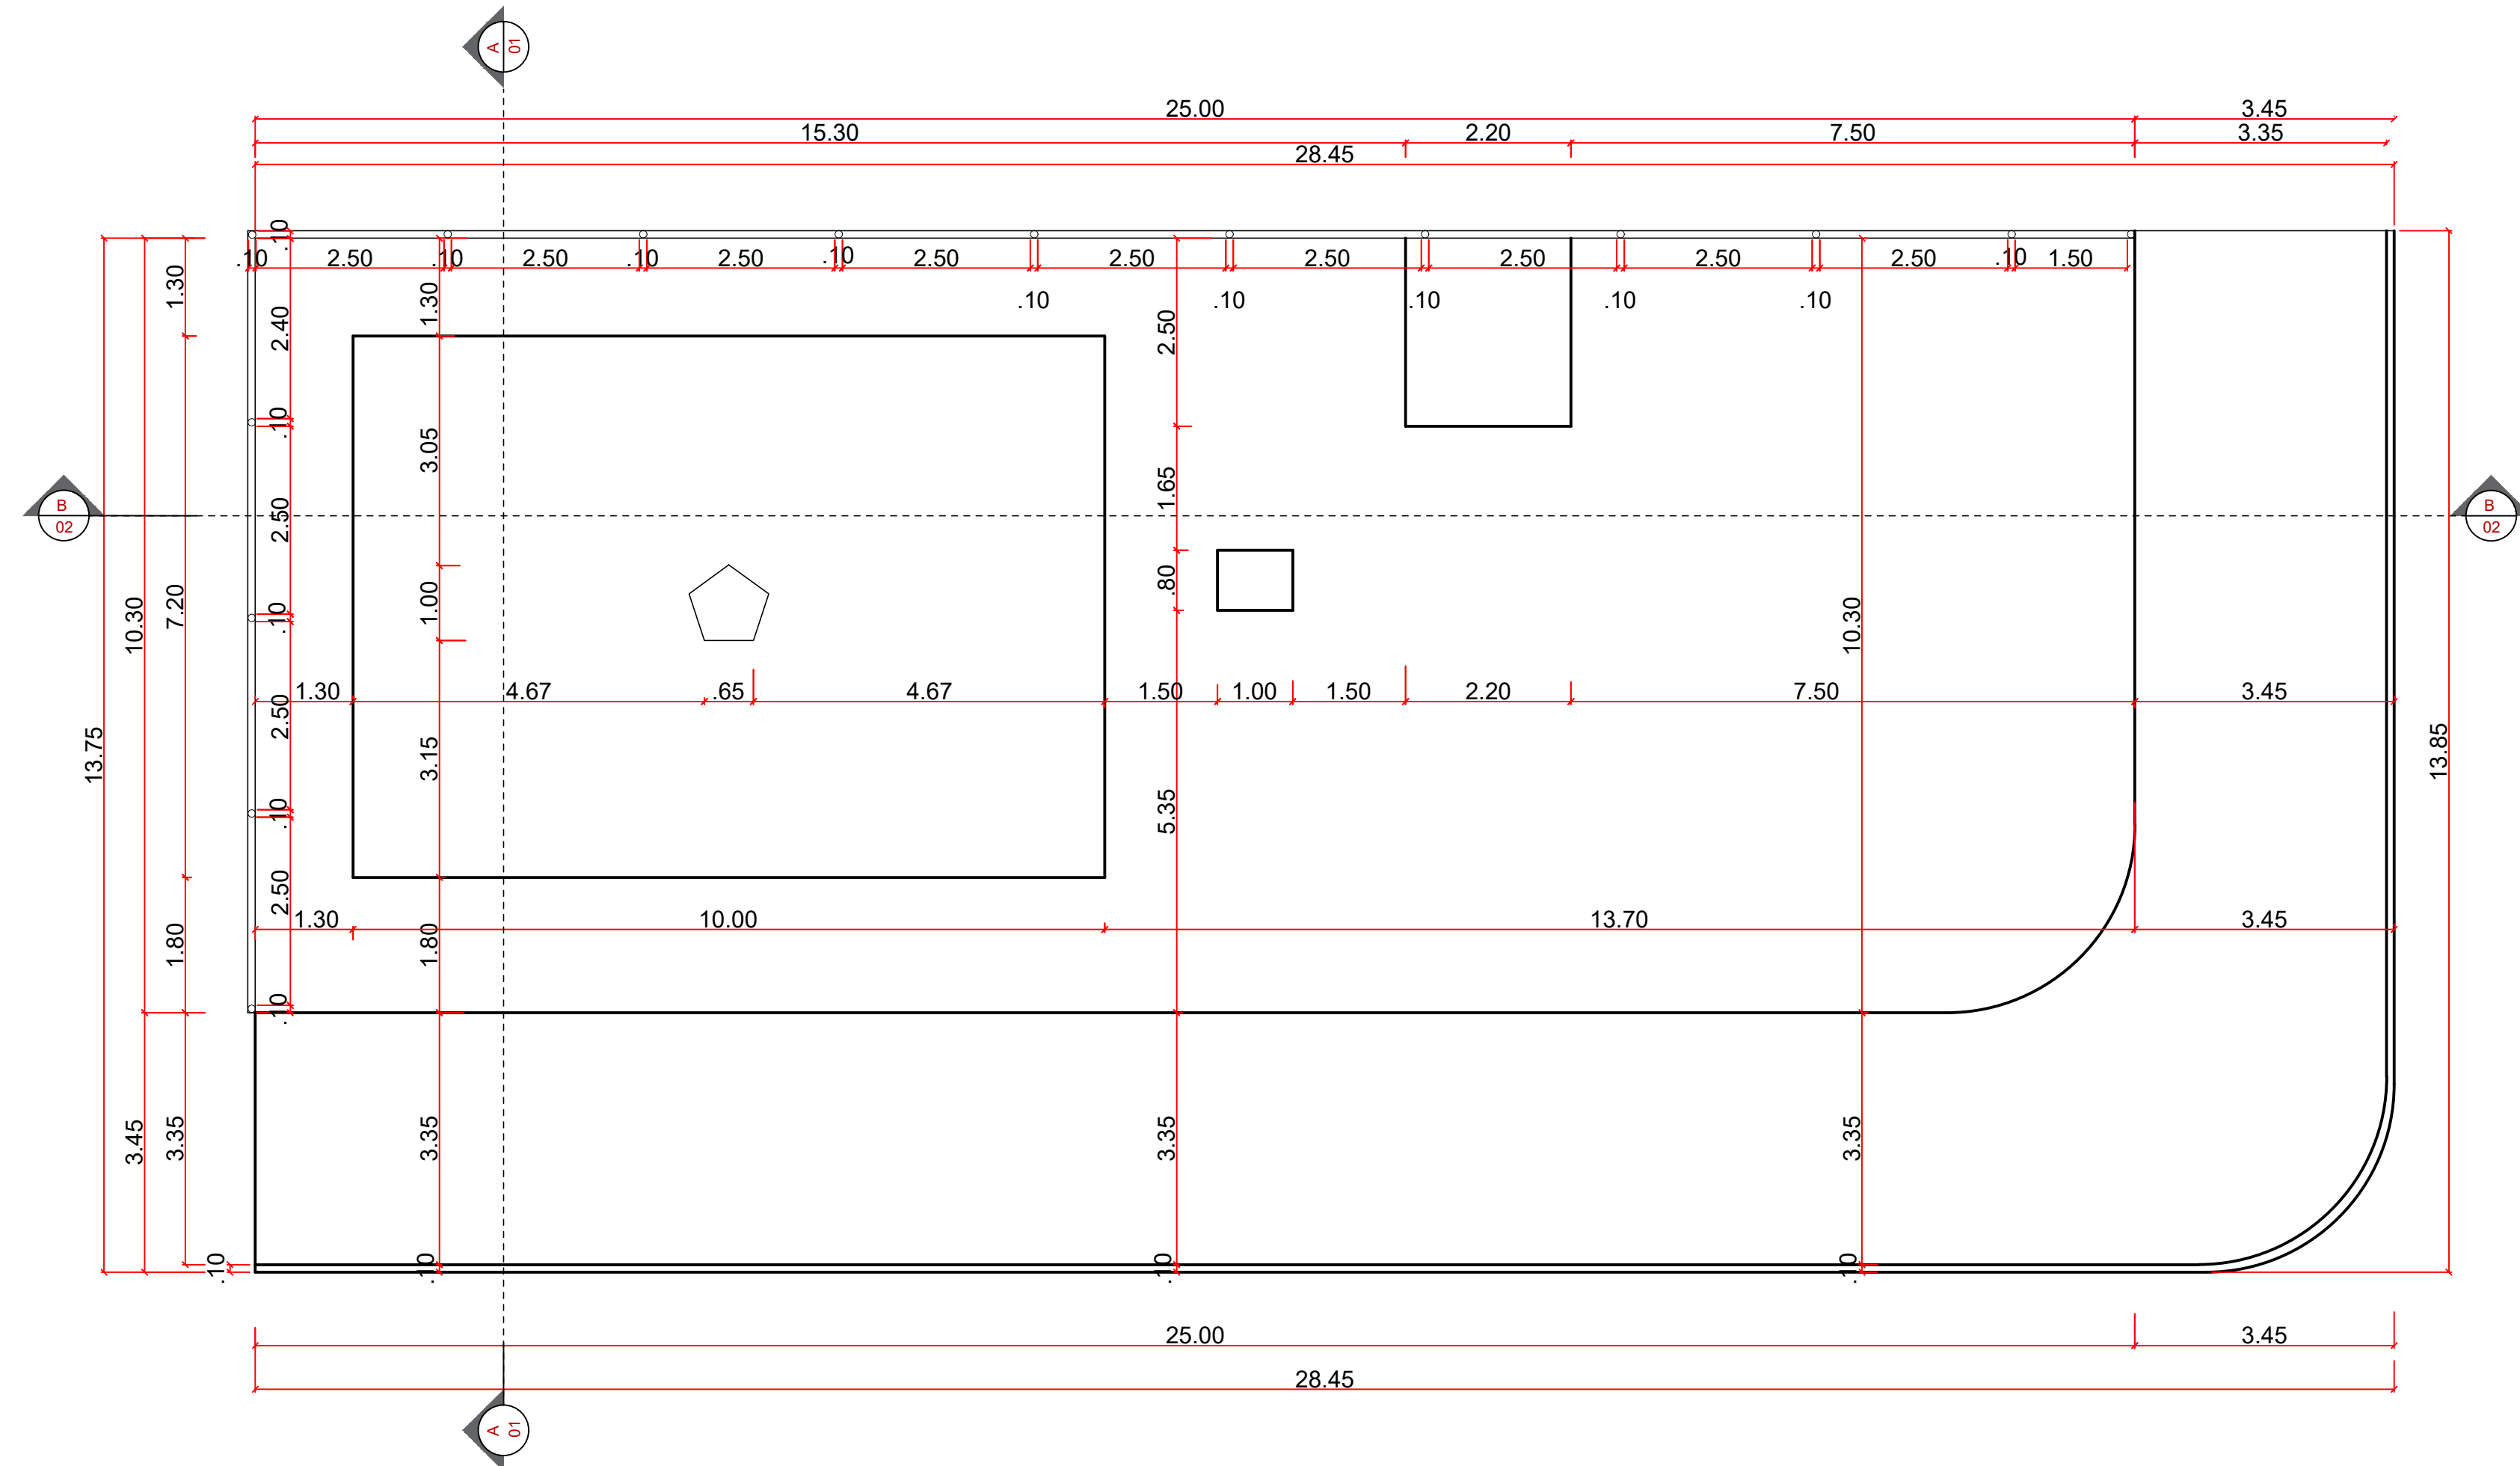

PLANTA BAIXA
ESC: 1:75

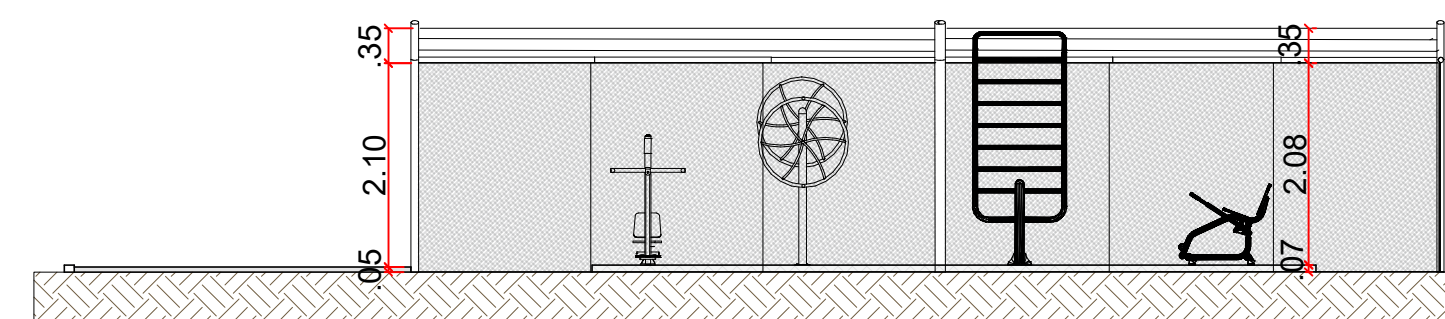

CORTE AA
ESC: 1:75

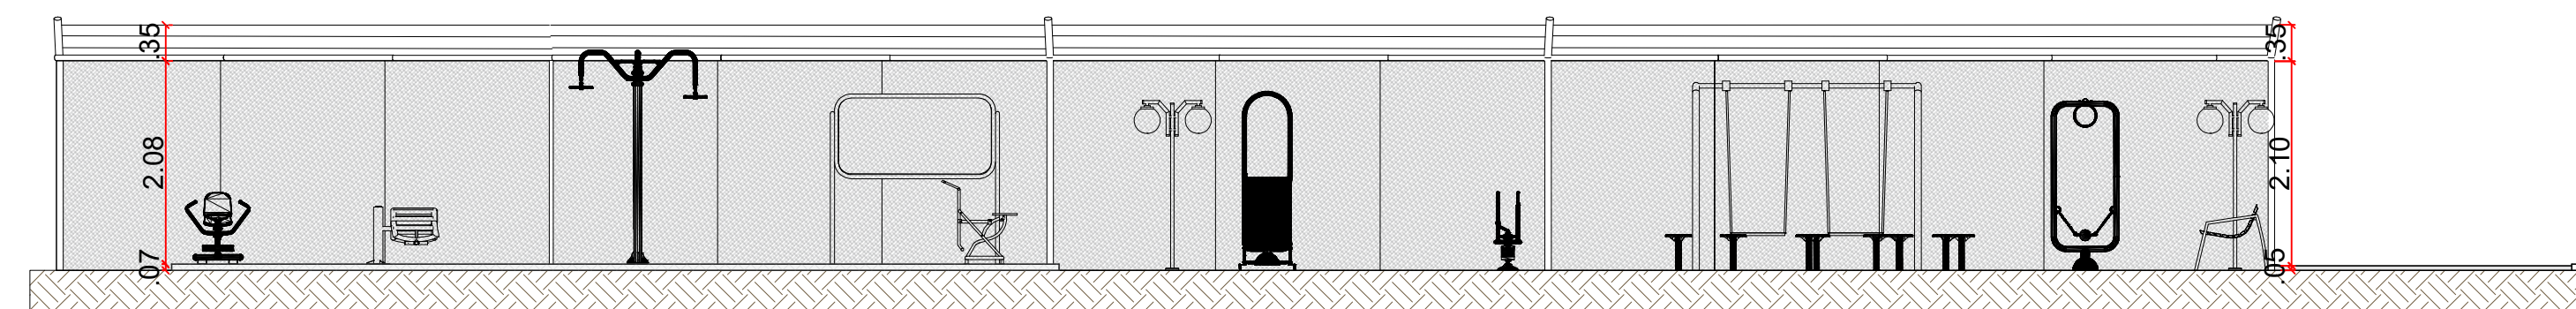

CORTE BB
ESC: 1:75



Estado de Mato Grosso
PREFEITURA MUNICIPAL DE ARAPUTANGA
SETOR DE ENGENHARIA - PROJETOS

DESCRIÇÃO: PROJETO DE INSTAÇÃO DE ATI E PLAYGROUND DATA: 30/06/2022

ASSUNTO: ACADEMIA ATI E PLAYGROUND FOLHA: 01/03

INFORMAÇÕES GERAIS:
- ESCALA 1:75
- I. A.: -
- T. O.: -
- C. P.: -
CONTEÚDO:
- INDICAÇÃO DA OBRA
- PLANTA DE IMPLANTAÇÃO
- PLANTA BAIXA
- CORTES
- PLANTA DE LOCALIZAÇÃO

INFORMAÇÕES TÉCNICAS:
- PROPRIETÁRIO: PREFEITURA MUNICIPAL DE ARAPUTANGA
- ENDEREÇO: AVENIDA PRINCIPAL DA COMUNIDADE DE FARINÓPOLIS
- MUNICÍPIO: ARAPUTANGA/MT



RESPONSÁVEL TÉCNICO:
JOÃO GUSTAVO F. S. JÚNIOR
ENG. CIVIL - CREA: 5064045506
DESENHISTA:
GABRIEL ALVES CARMINATTI

PREFEITURA MUNICIPAL DE ARAPUTANGA:
PREFEITURA MUNICIPAL DE ARAPUTANGA
CNPJ: 15.023.914/0001-45

APROVAÇÃO DE ORGÃO COMPETENTE: