


Hidráulico - Térreo
Planta baixa - ESC. 1:50


Lista de materiais - Térreo	
Alimentação	
PVC rígido soldável	
Joelho 90° soldável	3 pç
25 mm	
Tubos	34.73 m
25 mm	
Água fria	
Aparelho	
Torneira de Pia de Cozinha	1 pç
25mm - 3/4"	
Torneira de Tanque de Lavar	1 pç
25mmx 3/4"	
Torneira de lavatório	1 pç
25 mm - 1/2"	
Vaso Sanitário c/ cx. acoplada	2 pç
1/2"	
Metais	
Registro de gaveta c/ canopla cromada	5 pç
3/4"	
PVC Acessórios	
Engate flexível cobre cromado com canopla	2 pç
1/2 - 30cm	
Engate flexível plástico	1 pç
1/2 - 30cm	
PVC misto soldável	
Joelho de redução soldável c/ rosca	2 pç
25 mm - 1/2"	
PVC rígido soldável	
Adapt sold.corto c/bolsa-rosca p registro	10 pç
25 mm - 3/4"	
Joelho 90° soldável	10 pç
25 mm	
Luva de correr p/ tubo	5 pç
25 mm	
Tubos	15.2 m
25 mm	
PVC soldável azul c/ bucha latão	
Joelho 90° soldável com bucha de latão	2 pç
25 mm - 3/4"	
Joelho de redução 90° soldável com bucha de latão	1 pç
25 mm - 1/2"	

Legenda de condutos - Térreo	
Água fria	
Alimentação	


Legenda de peças - Térreo	
A1	PVC rígido soldável
	Joelho 90° soldável
	25 mm
1 pç	
F1	PVC rígido soldável
	Joelho 90° soldável
	25 mm
1 pç	
	Aparelho
	Torneira de Pia de Cozinha
	25mm - 3/4"
1 pç	
F2	PVC soldável azul c/ bucha latão
	Joelho 90° soldável com bucha de latão
	25 mm - 3/4"
1 pç	
	Metais
	Registro de gaveta c/ canopla cromada
	3/4"
1 pç	
F3	PVC rígido soldável
	Adapt sold.corto c/bolsa-rosca p registro
	25 mm - 3/4"
2 pç	
	Aparelho
	Torneira de Tanque de Lavar
	25mmx 3/4"
1 pç	
F4	PVC soldável azul c/ bucha latão
	Joelho 90° soldável com bucha de latão
	25 mm - 3/4"
1 pç	
	Aparelho
	Torneira de lavatório
	25 mm - 1/2"
1 pç	
	PVC Acessórios
	Engate flexível plástico
	1/2 - 30cm
1 pç	
F5	PVC soldável azul c/ bucha latão
	Joelho de redução 90° soldável com bucha de latão
	25 mm - 1/2"
1 pç	
	Aparelho
	Vaso Sanitário c/ cx. acoplada
	1/2"
1 pç	
	PVC Acessórios
	Engate flexível cobre cromado com canopla
	1/2 - 30cm
1 pç	
F7	PVC misto soldável
	Joelho de redução soldável c/ rosca
	25 mm - 1/2"
1 pç	

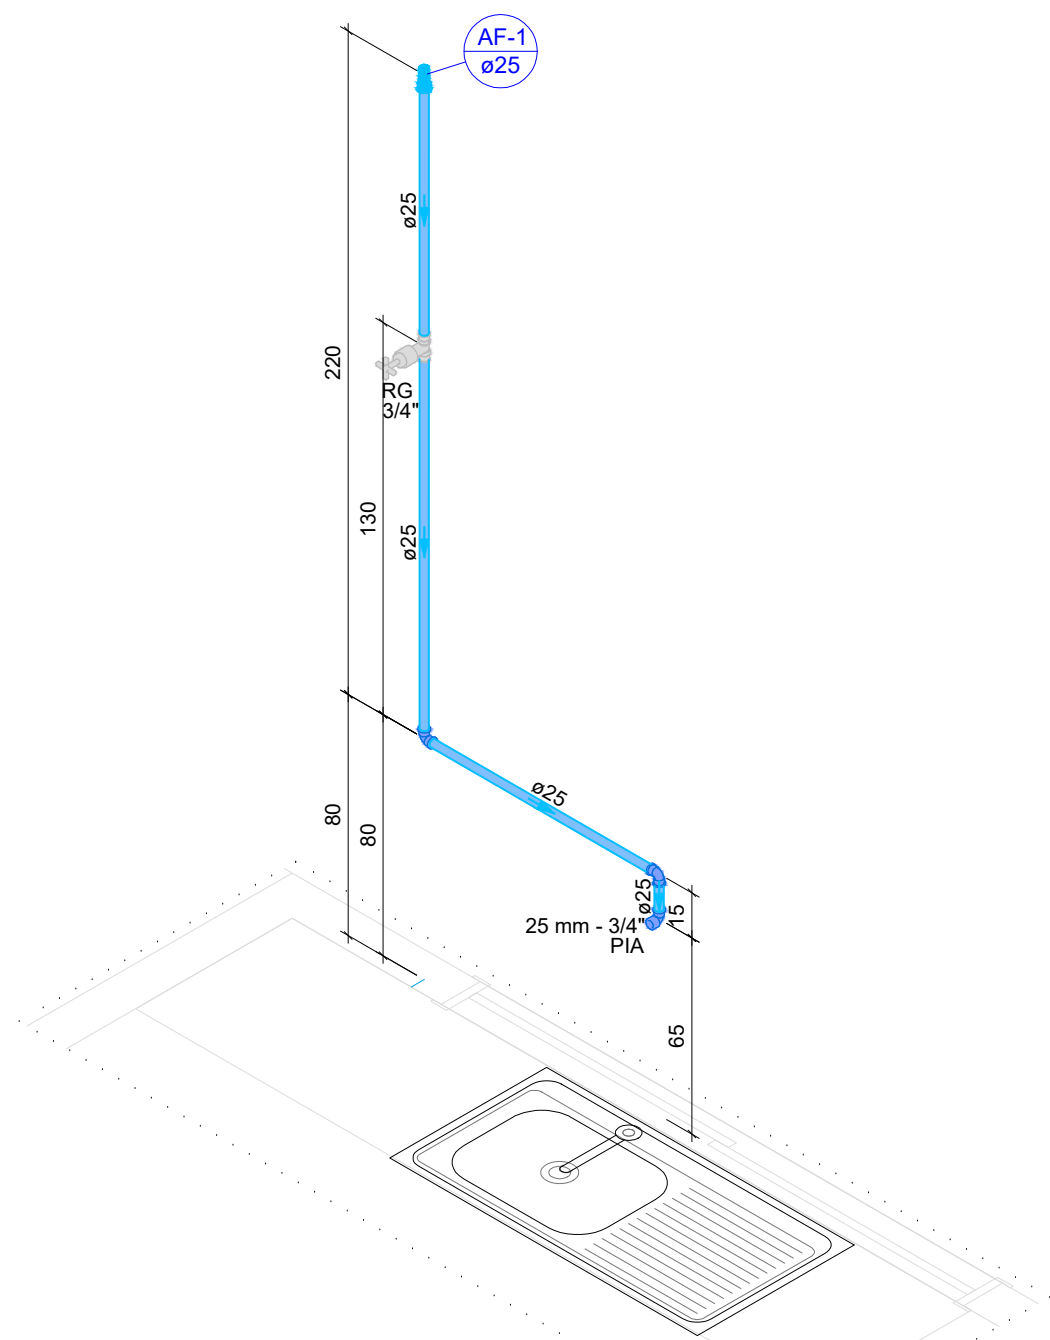


Detalhe HID-1
Escala 1:25

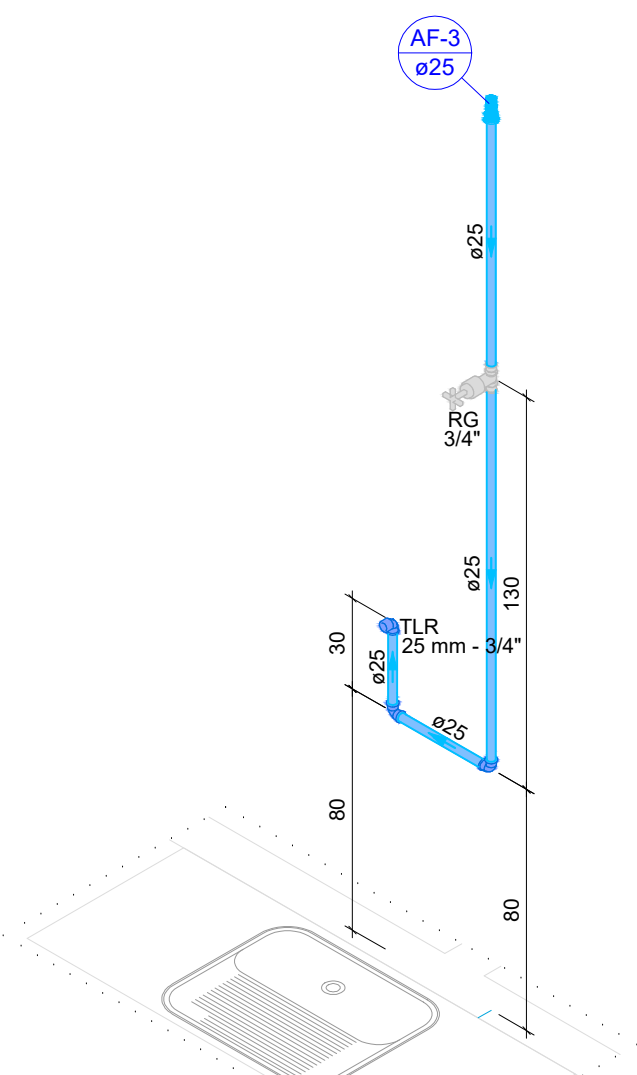


Detalhe HID-2
Escala 1:25

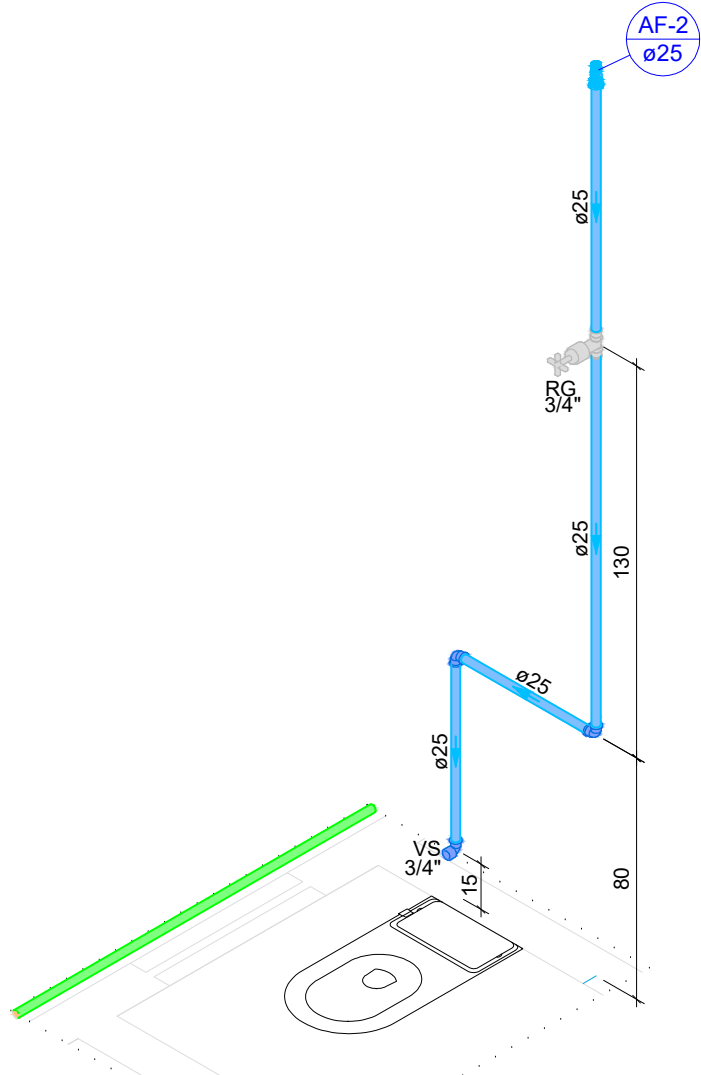

Detalhe HID-3
Escala 1:25

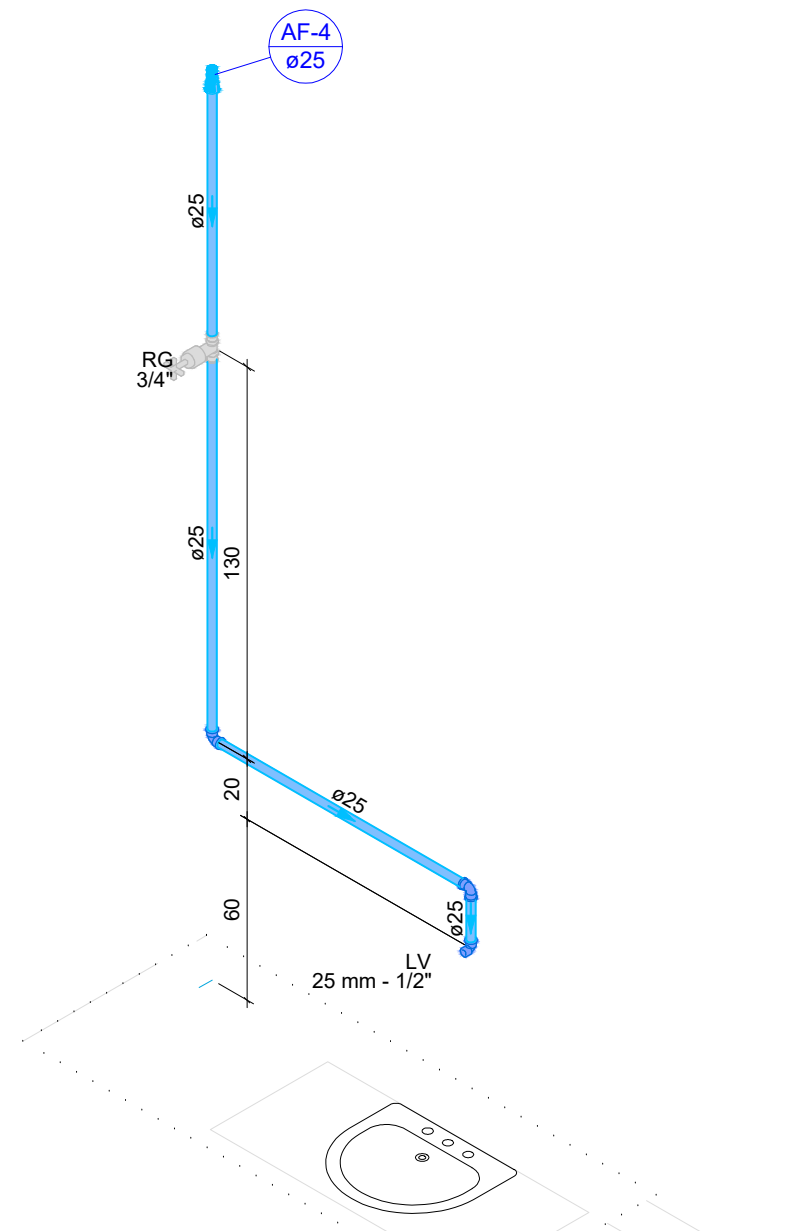

Detalhe HID-4
Escala 1:25

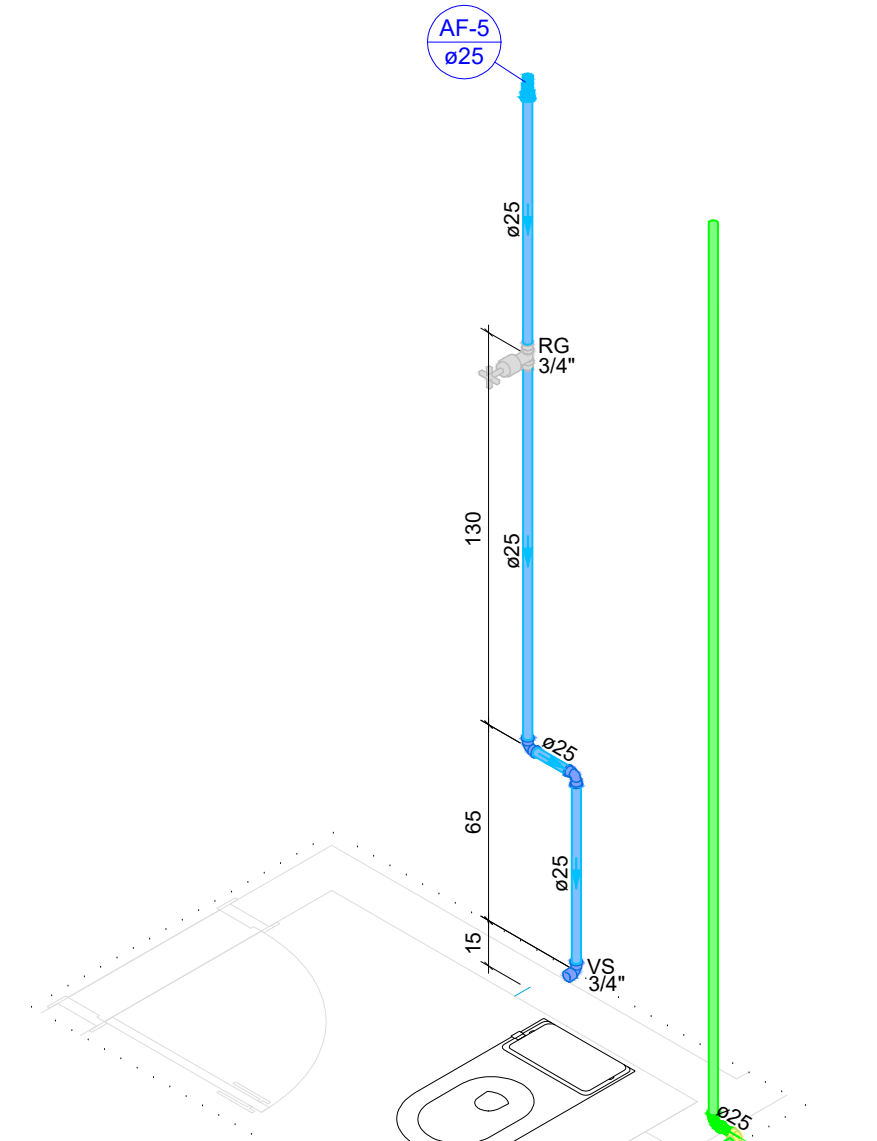

Detalhe HID-5
Escala 1:25




Estado de Mato Grosso
PREFEITURA MUNICIPAL DE ARAPUTANGA
SETOR DE ENGENHARIA - PROJETOS

DESCRIÇÃO:	DATA:
PROJETO DE CONSTRUÇÃO DE REFEITÓRIO	01/08/2022
ASSUNTO:	FOLHA:
PROJETO HIDROSSANITÁRIO	02/02

INFORMAÇÕES GERAIS:	CONTEÚDO:
- ÁREA TOTAL A SER CONST.: 101,05m²	- PLANTA HIDRÁULICA TÉRREO
- I. A.: -	- ISOMÉTRICOS
- T. O.: -	- DETALHES
- C. P.: -	

INFORMAÇÕES TÉCNICAS:
- PROPRIETÁRIO: PREFEITURA MUNICIPAL DE ARAPUTANGA
- ENDEREÇO: ESTRADA MUNICIPAL MT-475, ARAPUTANGA
- MUNICÍPIO: ARAPUTANGA/MT

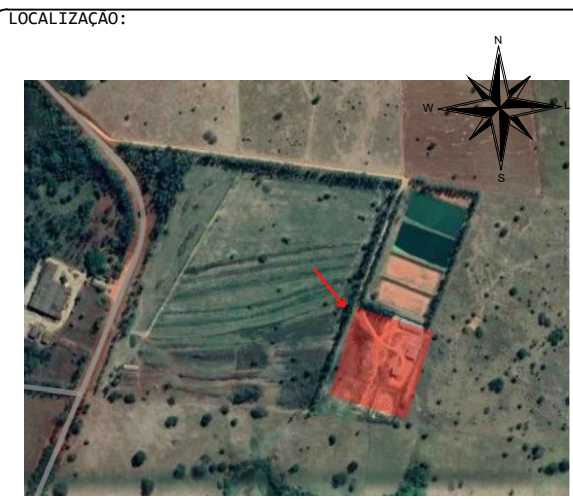

RESPONSÁVEL TÉCNICO:
JOÃO GUSTAVO F. S. JÚNIOR
ENG. CIVIL - CREA: 5064045506
DESENHISTA:
JOÃO GUSTAVO F. S. JÚNIOR
ENG. CIVIL - CREA: 5064045506
PREFEITURA MUNICIPAL DE ARAPUTANGA:
PREFEITURA MUNICIPAL DE ARAPUTANGA
CNPJ: 15.023.914/0001-45

APROVAÇÃO DE ORGÃO COMPETENTE: